


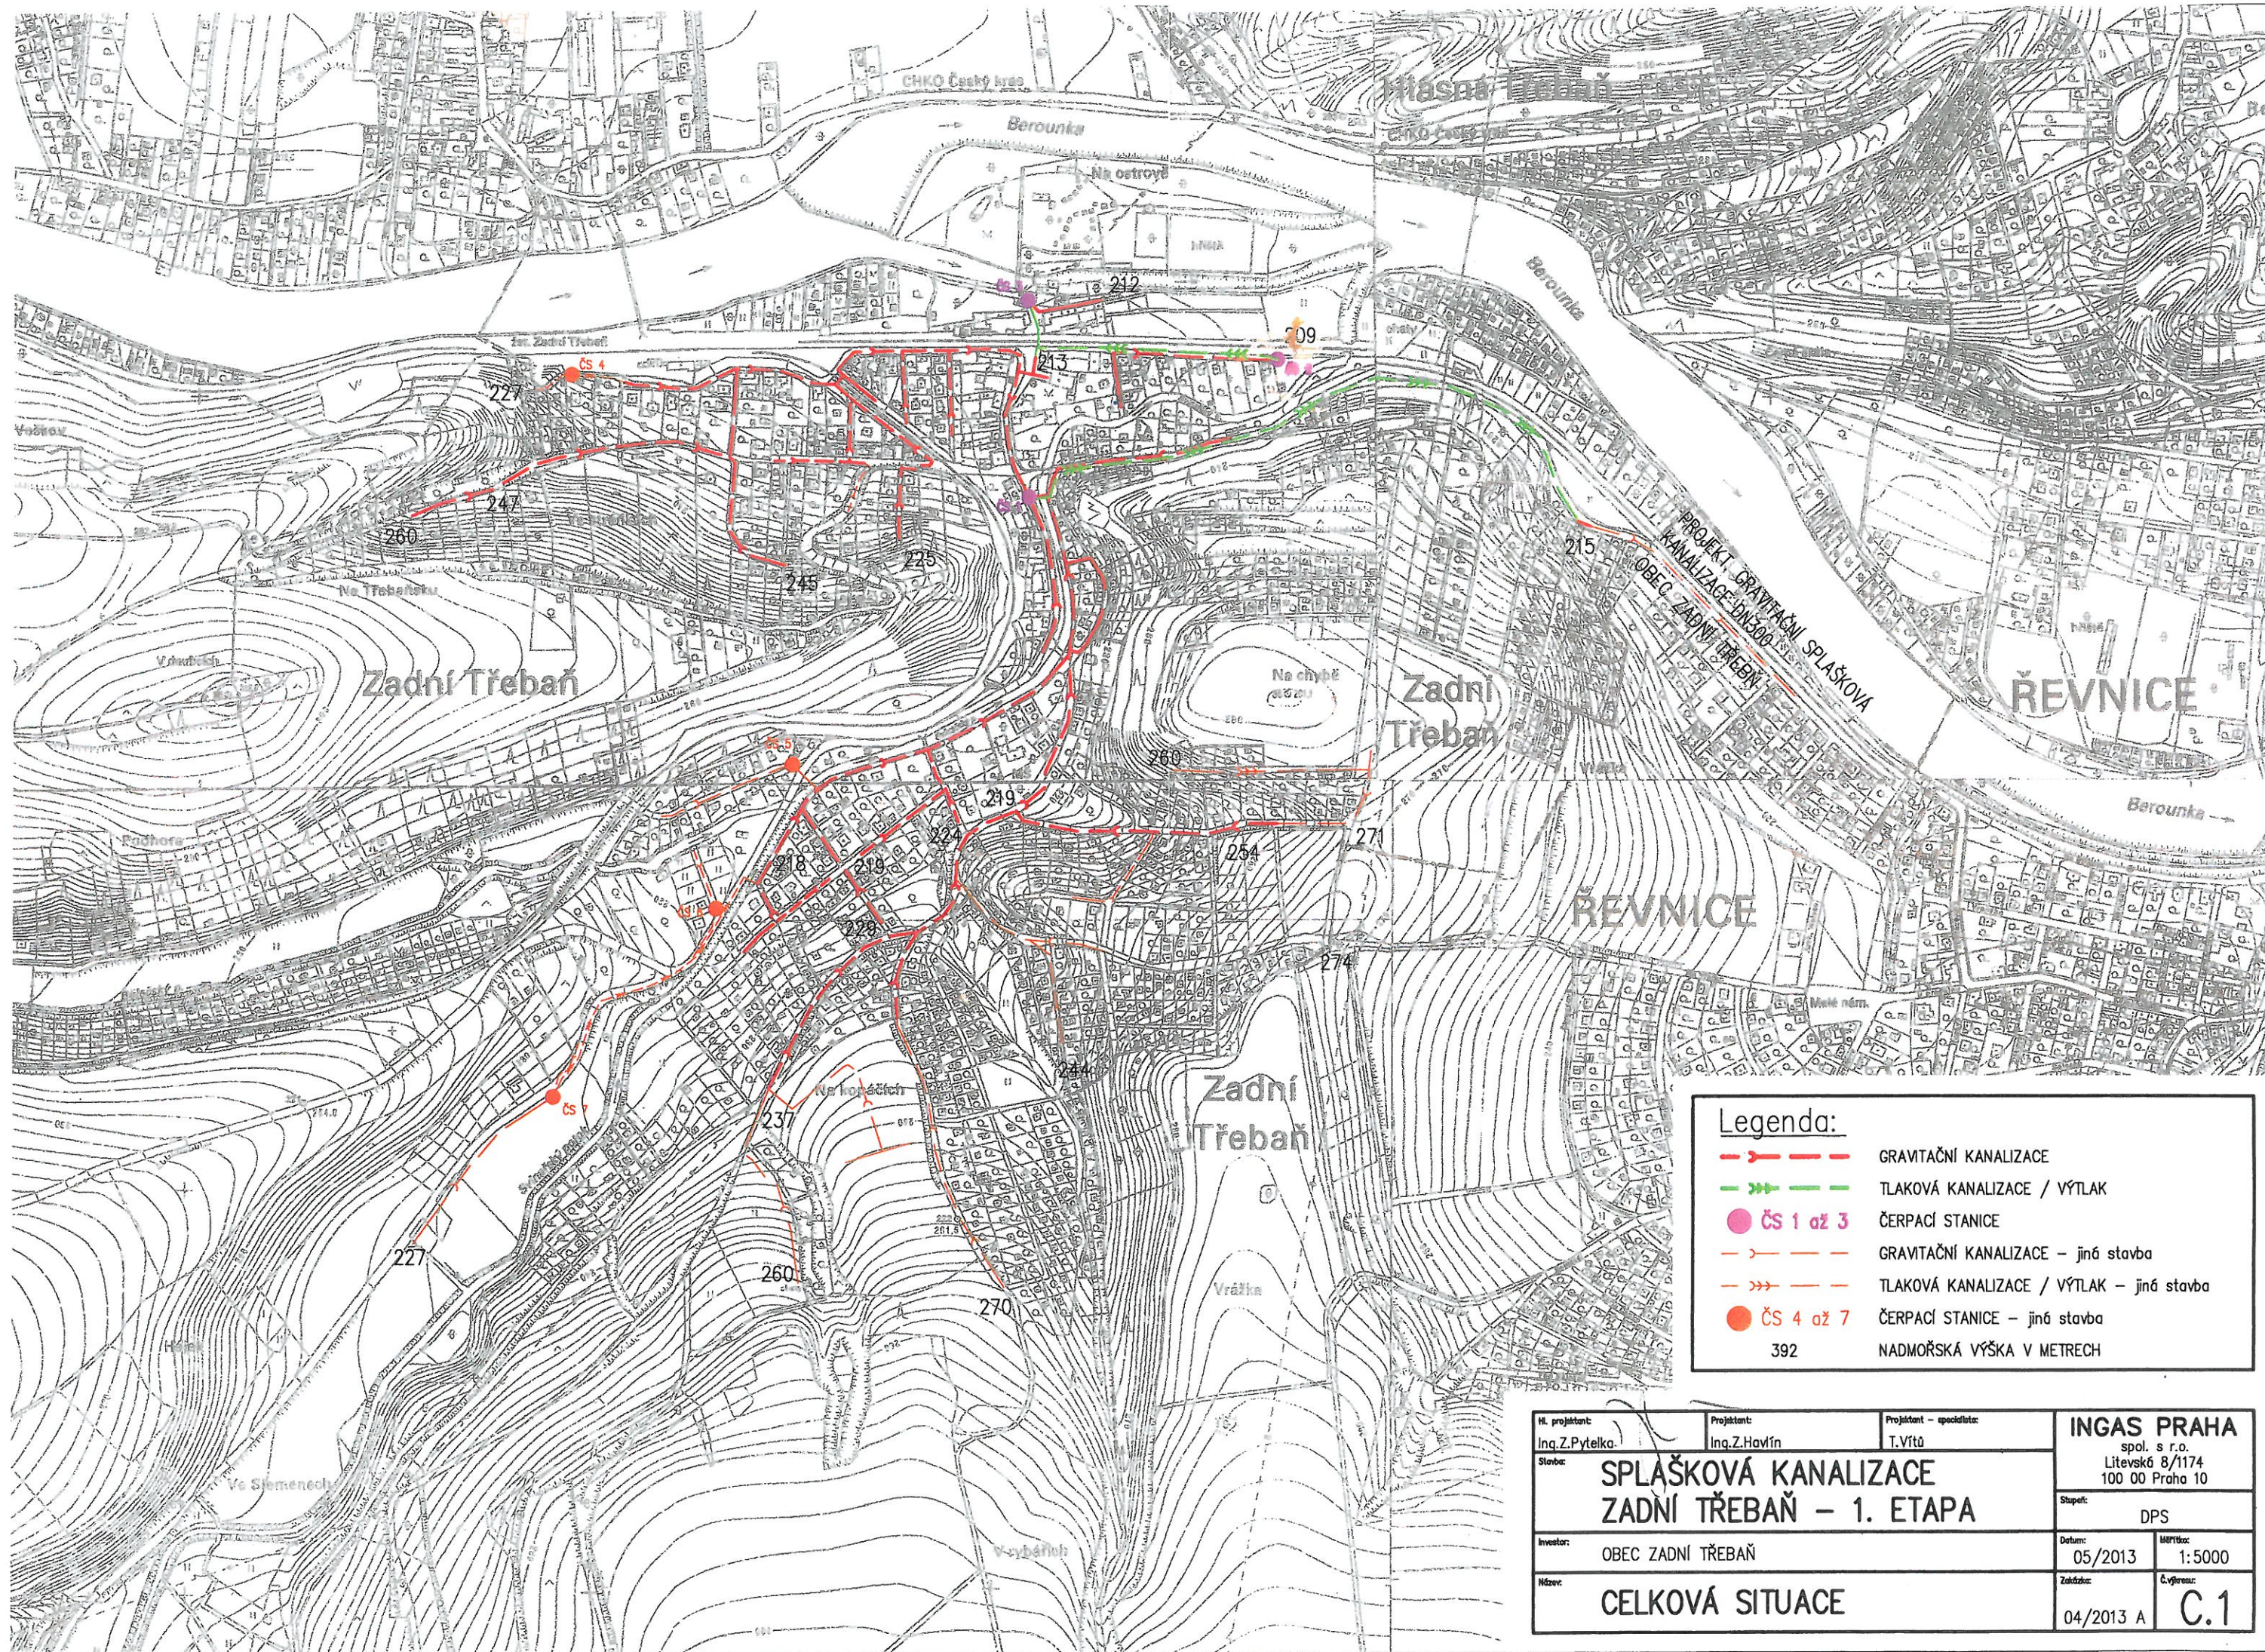

Legenda:

- GRAVITAČNÍ KANALIZACE
- TLAKOVÁ KANALIZACE / VÝTLAK
- ČERPACÍ STANICE
- ČS 1 až 3
- GRAVITAČNÍ KANALIZACE – jiná stavba
- TLAKOVÁ KANALIZACE / VÝTLAK – jiná stavba
- ČS 4 až 7
- ČERPACÍ STANICE – jiná stavba
- 392
- NADMOŘSKÁ VÝŠKA V METRECH

H. projektant: Ing. Z. Pytelka	Projektant: Ing. Z. Havlín	Projektant – specialista: T. Vít	INGAS PRAHA spol. s r.o. Litevská 8/1174 100 00 Praha 10	
Stavba: SPLAŠKOVÁ KANALIZACE ZADNÍ TŘEBAŇ – 1. ETAPA			Stupeň: DPS	
Investor: OBEC ZADNÍ TŘEBAŇ			Datum: 05/2013	Měřítko: 1:5000
Název: CELKOVÁ SITUACE			Zakázka: 04/2013 A	Č. výkresu: C.1